



ČERPACÍ STANICE ODPADNÍCH VOD - M1:25

PŮDORYS

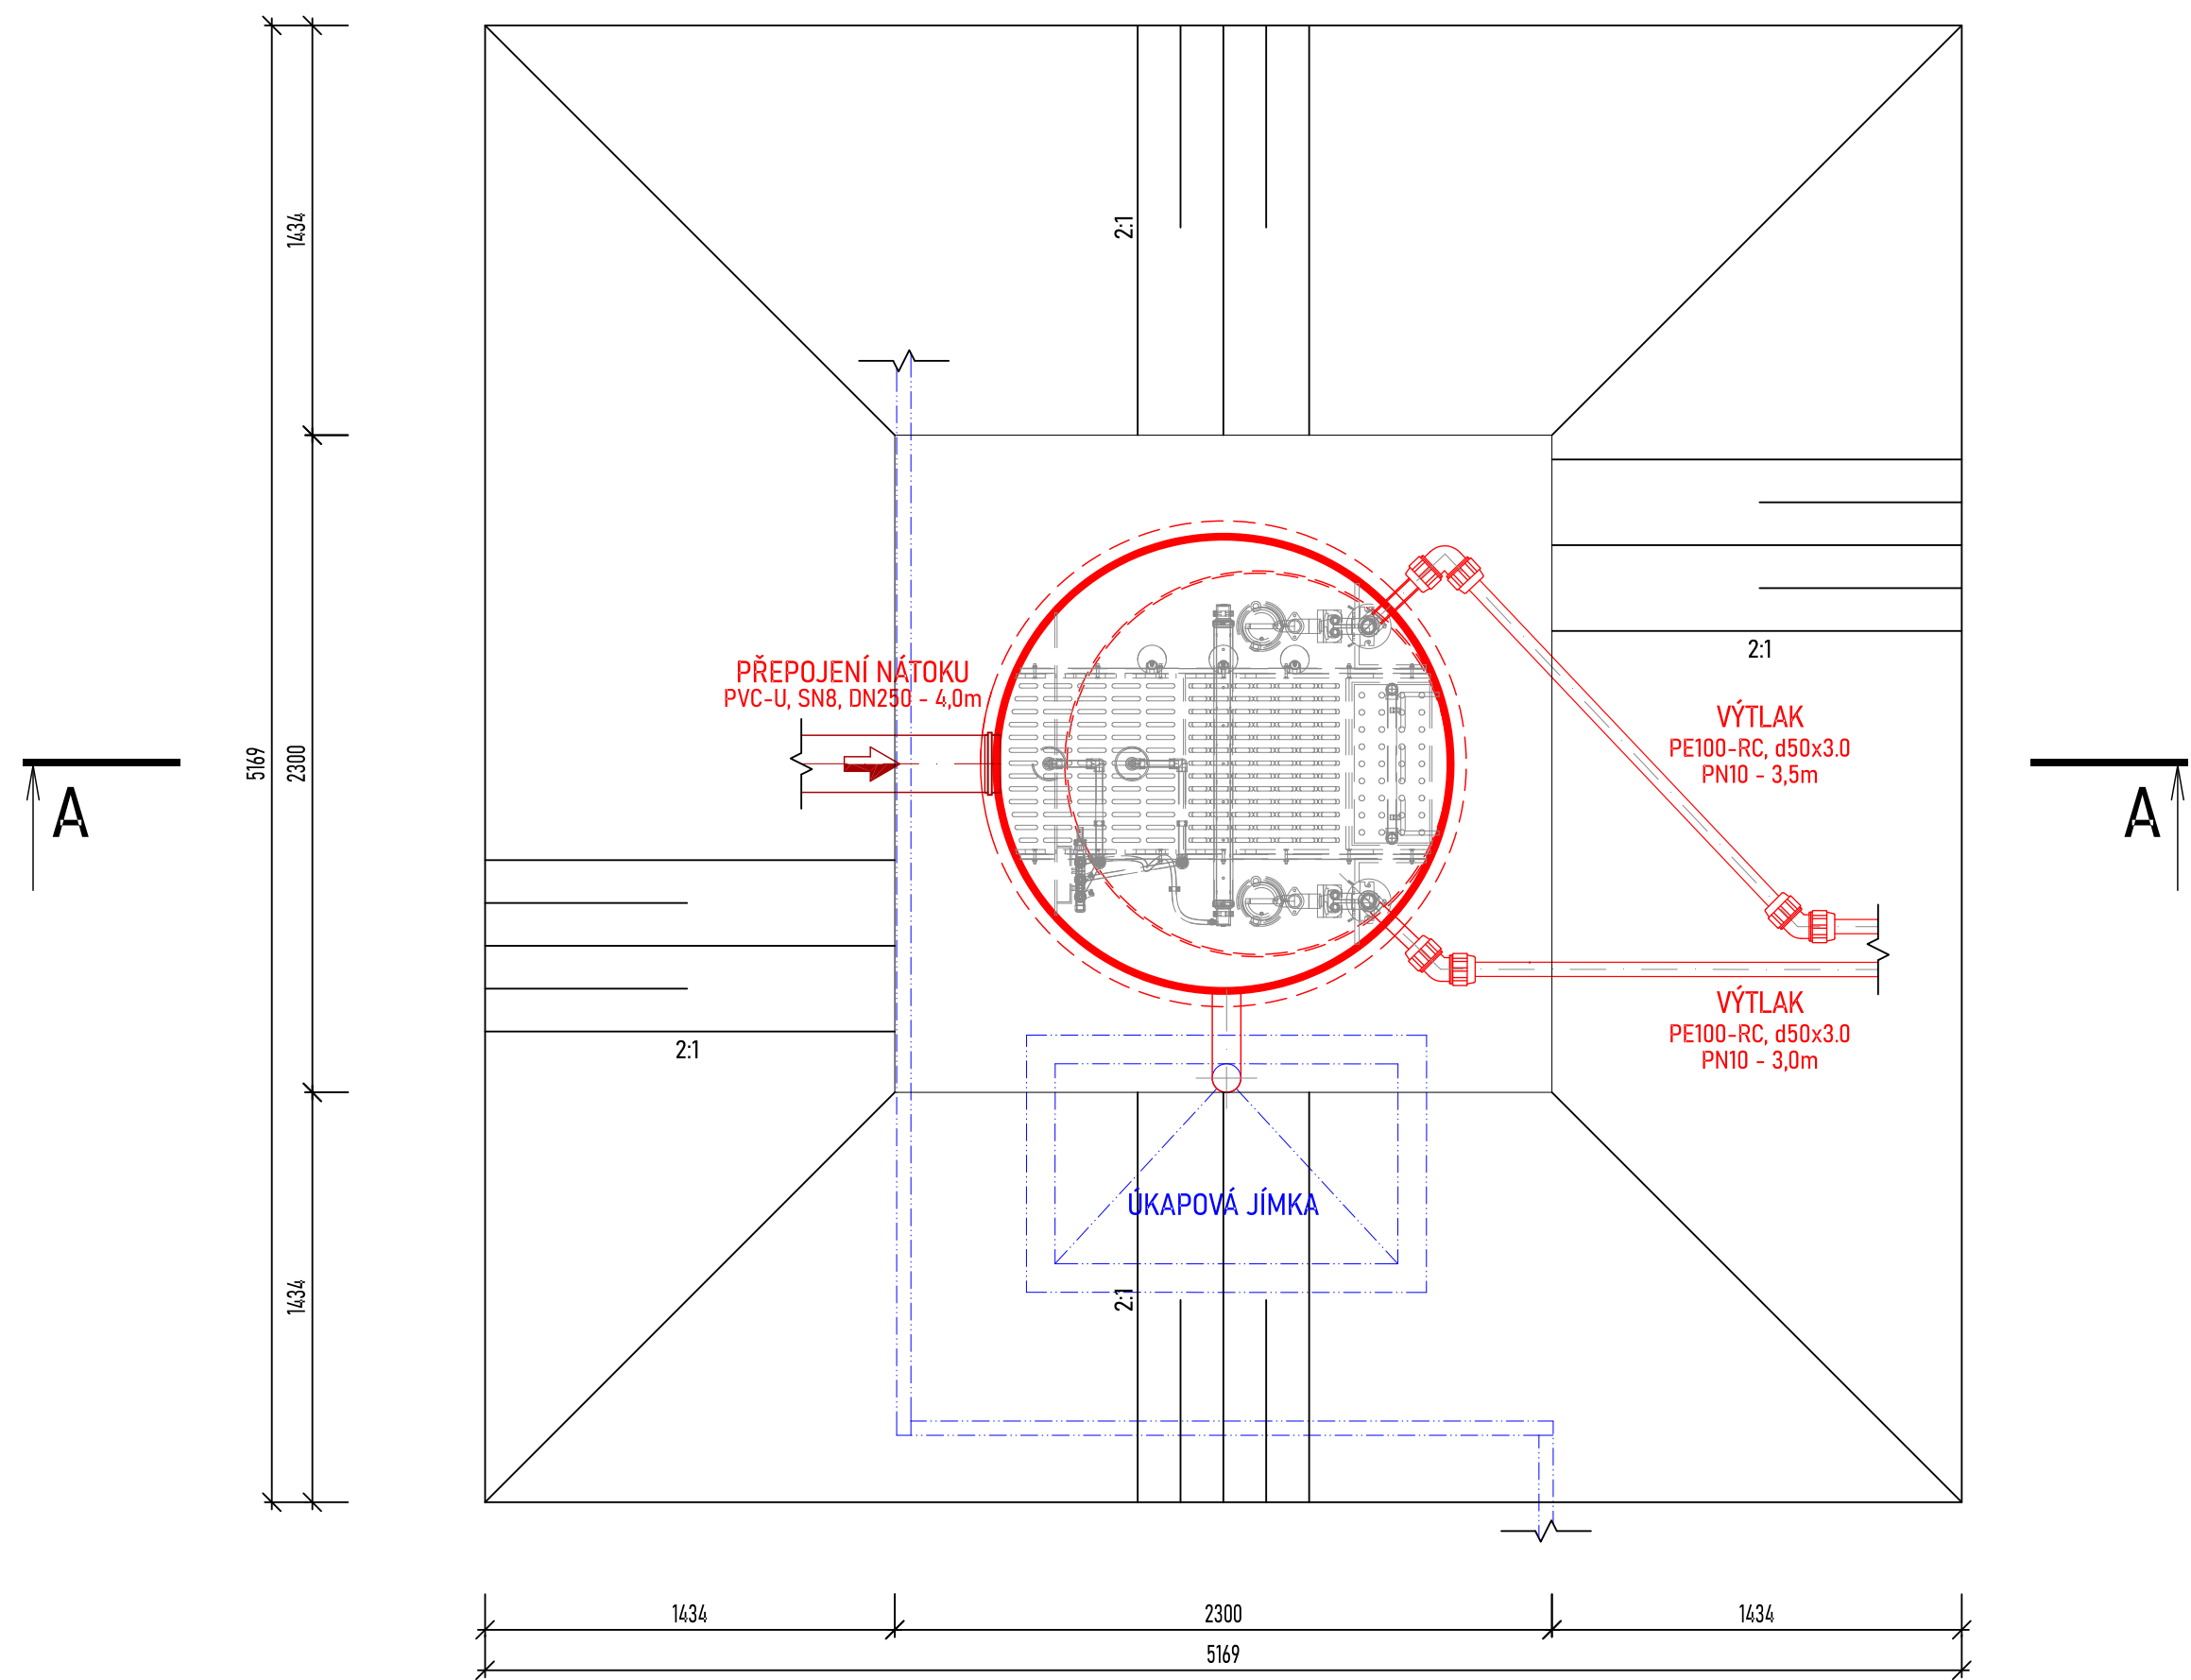


ŘEZ A-A

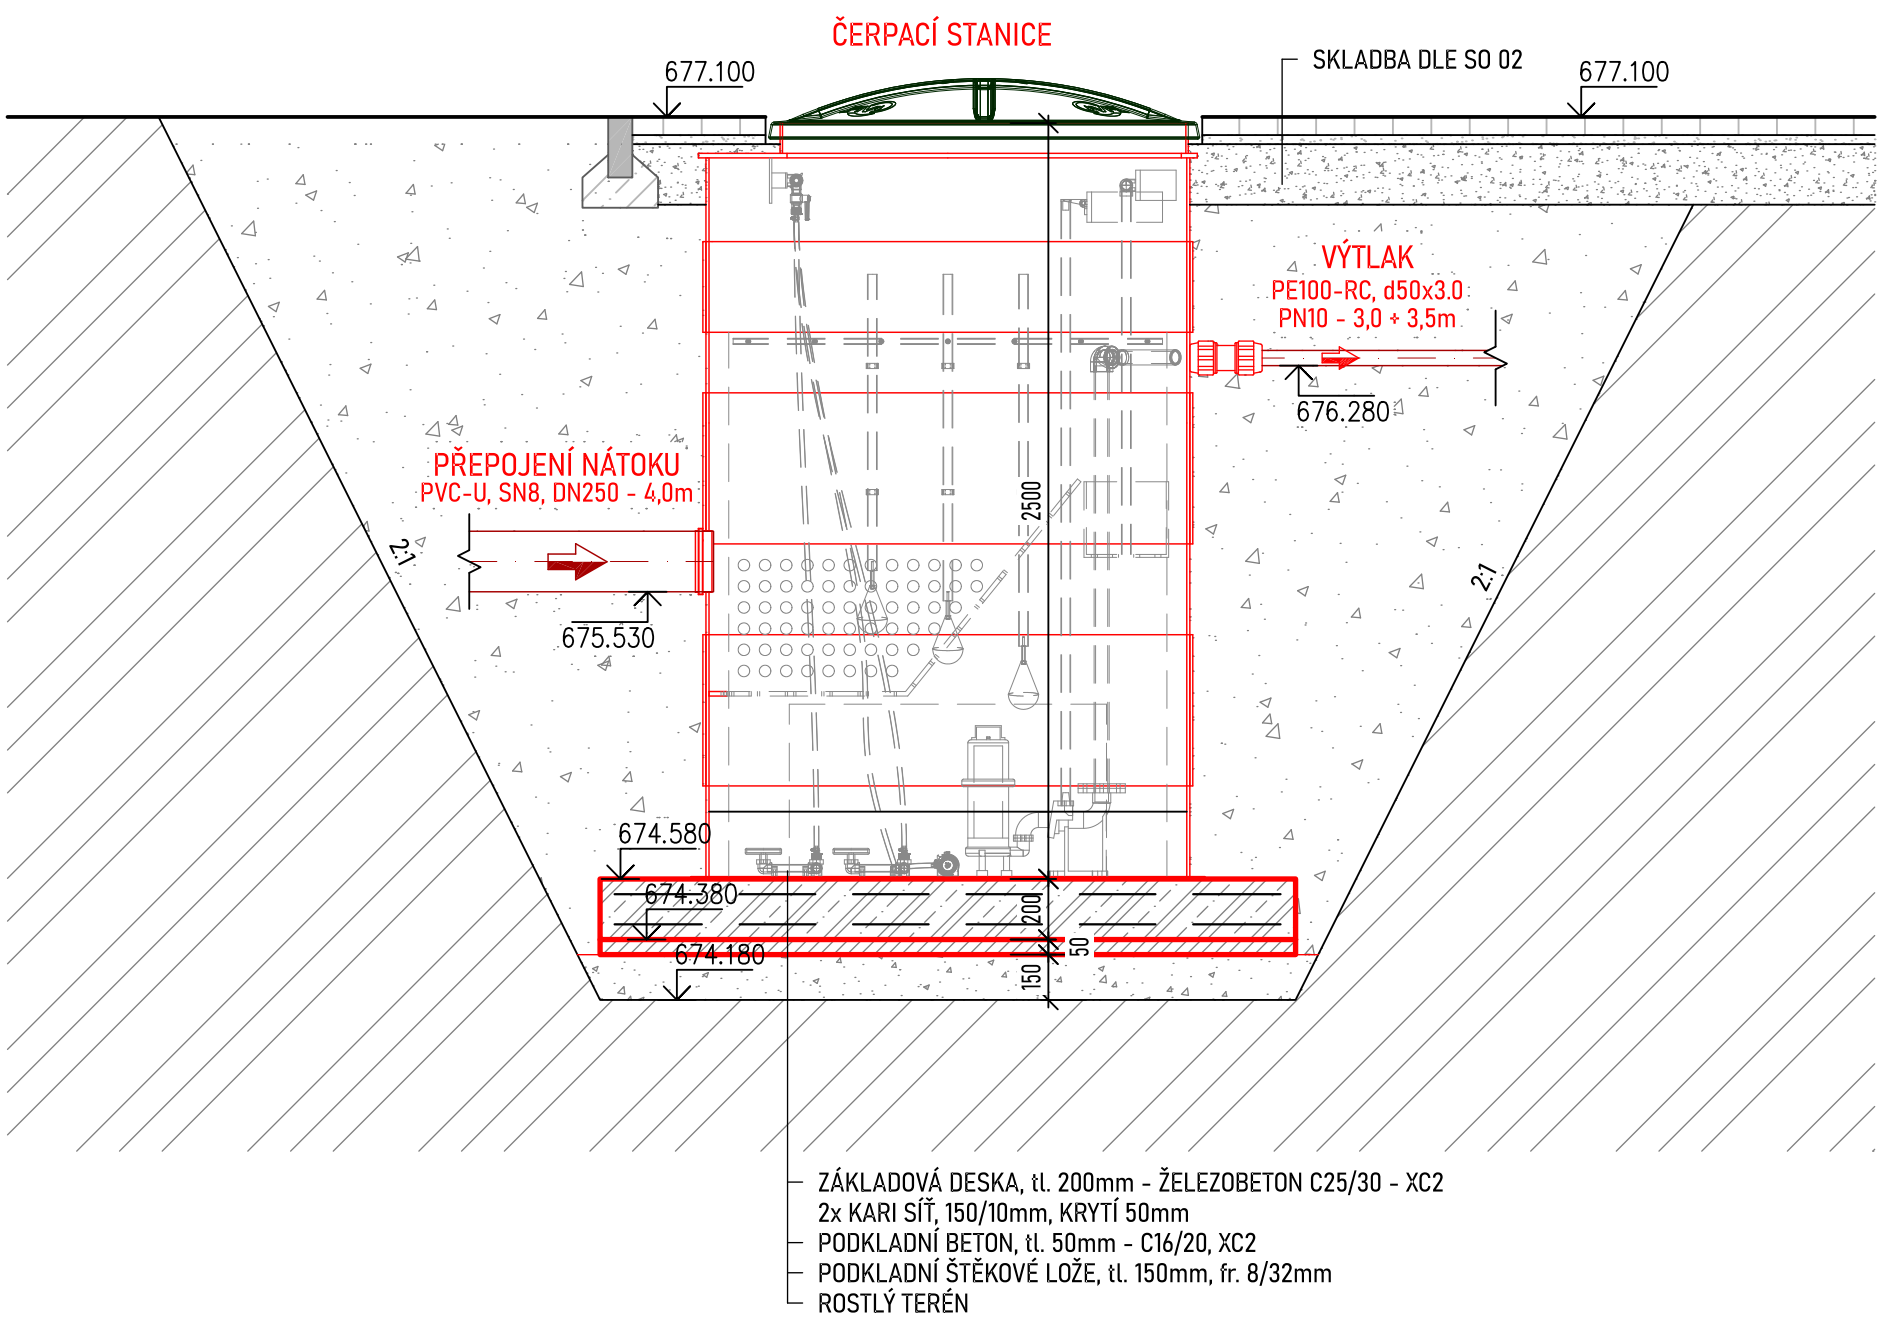


- ZÁKLADOVÁ DESKA, tl. 200mm - ŽELEZOBETON C25/30 - XC2
- 2x KARI SÍŤ, 150/10mm, KRYTÍ 50mm
- PODKLADNÍ BETON, tl. 50mm - C16/20, XC2
- PODKLADNÍ ŠTĚKOVÉ LOŽE, tl. 150mm, fr. 8/32mm
- ROSTLÝ TERÉN

DETAIL ÚKAPOVÉ JÍMKY - M1:20


PŮDORYS

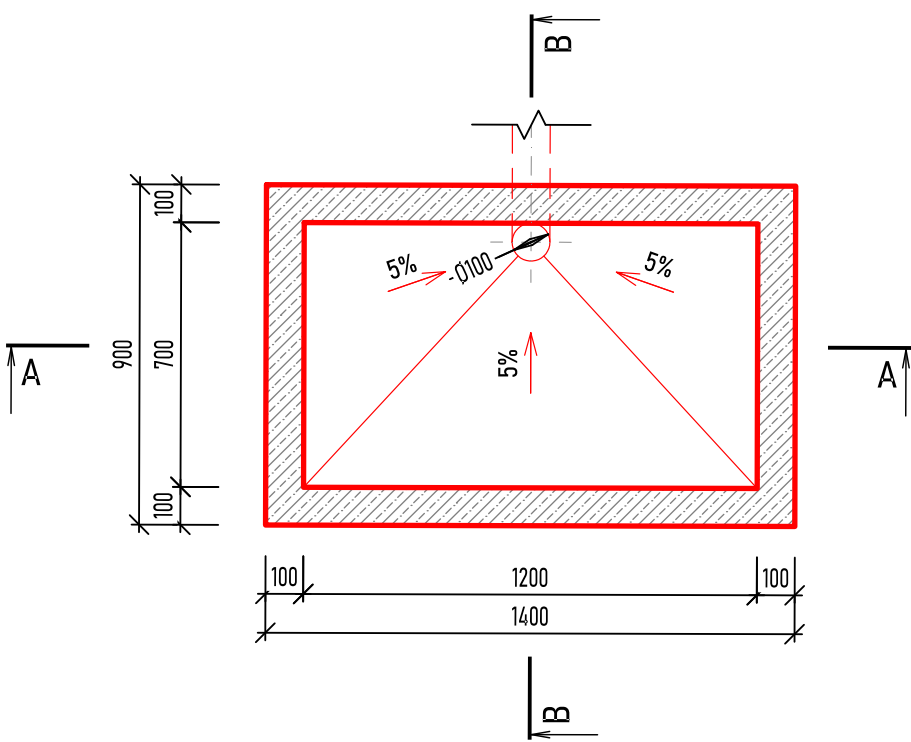

ŘEZ B-B

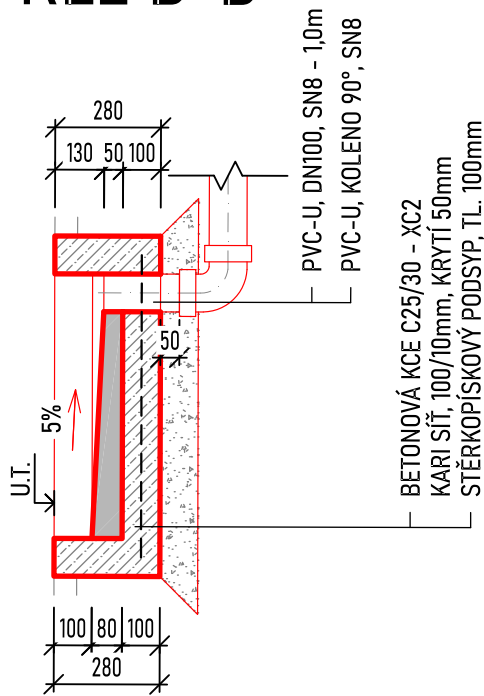

ŘEZ A-A

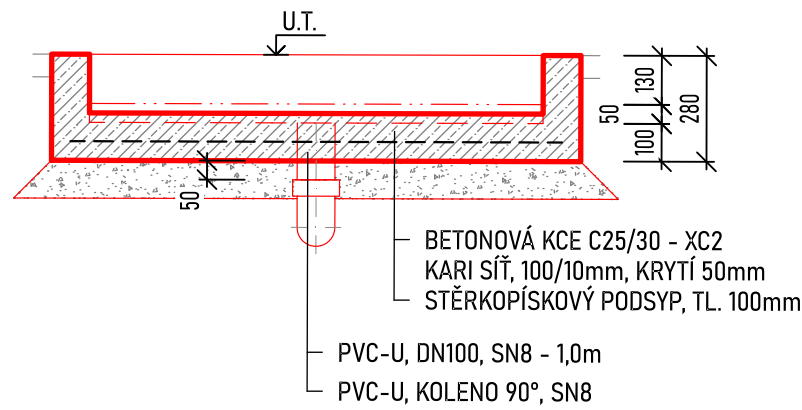

Souřadnicový systém S - JTSK, Výškový systém Bpv

REVIZE	označení:	poznámka:
navrhl:	ING. MARTIN ONDRÁČEK	odp.proj.: ING. MARTIN ONDRÁČEK
kraj:	KARLOVARSKÝ	stavební úřad: CHEB
obec:	AŠ - HORNÍ PASEKY	stupeň: DSJ
datum:	02.2024	zakázka číslo: 230602
investor:	MĚSTO AŠ, KAMENNÁ 52, 352 01 AŠ	
místo stavby:	K.Ú. HORNÍ PASEKY	

Název projektu:
**AŠ - HORNÍ PASEKY
ČISTÍRNA ODPADNÍCH VOD**

SO(PS):	SO 01 - ČISTÍRNA ODPADNÍCH VOD
část:	D DOKUMENTACE OBJEKTU A TECHNICKÝCH A TECHNOLOGICKÝCH ZAŘÍZENÍ

příloha:
ČERPACÍ STANICE ODPADNÍCH VOD

Výkres je duševním majetkem firmy KV engineering spol. s r.o., nesmí být použit a kopírován třetí osobou, jli předán či jinak s ním nakládáno bez písemného souhlasu firmy KV engineering spol. s r.o.



číslo přílohy: D.1.6
formát: 6 A4 měřítko: 1:25