


PŘEHLEDNÁ SITUACE - M1:10 000



SITUACE VE FOTOMAPĚ

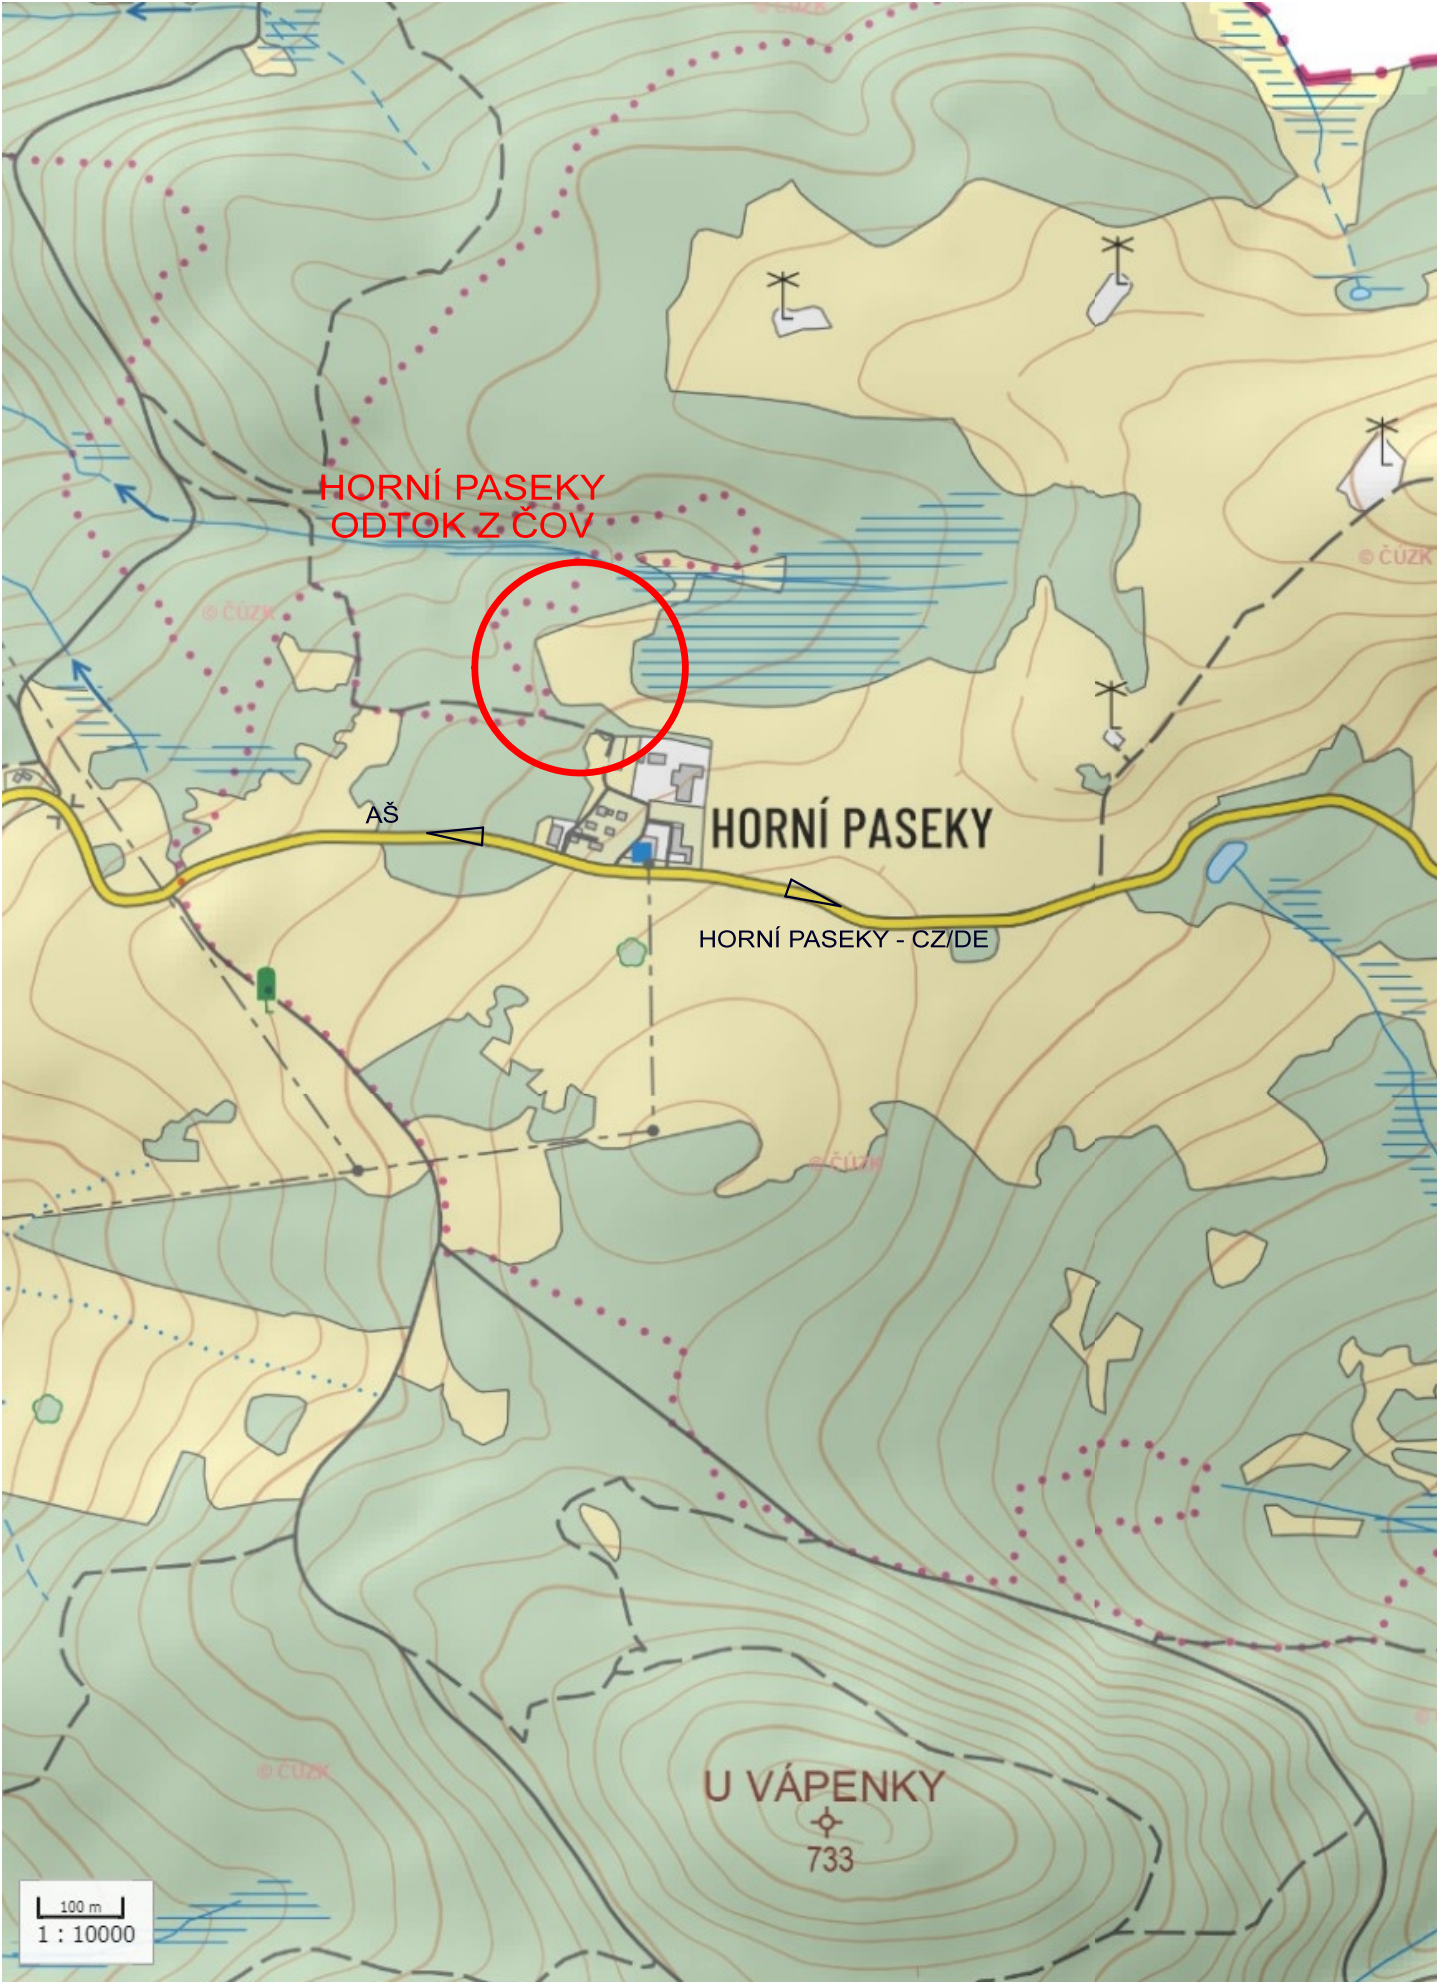

LEGENDA:  
ZÁJMOVÉ ÚZEMÍ / STAVBA

Souřadnicový systém S - JTSK, Výškový systém Bpv

REVIZE	označení: R01_2025-05-30	poznámka: ZMĚNA MÍSTA VYÚSTĚNÍ NAVRŽENÉ KANALIZACE	 KV ENGINEERING s.r.o. Závodu míru 584/7, 360 17 Karlovy Vary Tel.: 353 447 911, info@kveng.cz www.kveng.cz
navrhl:	ING. MARTIN ONDRÁČEK	odp.proj.:	
kraj:	KARLOVARSKÝ	stavební úřad:	
obec:	AŠ - HORNÍ PASEKY	stupeň:	
datum:	02.2025	zakázka číslo:	
investor:	MĚSTO AŠ, KAMENNÁ 52, 352 01 AŠ		
místo stavby:	K.Ú. HORNÍ PASEKY		
Název projektu:			
AŠ - HORNÍ PASEKY ODTOK Z ČISTÍRNY ODPADNÍCH VOD			
část:	C SITUAČNÍ VÝKRESY		
příloha:	SITUAČNÍ VÝKRES ŠIRŠÍCH VZTAHŮ	číslo přílohy:	C.1
Výkres je duševním majetkem firmy KV engineering spol. s r.o., nesmí být použit a kopírován třetí osobou, jí předán či jinak s ním nakládáno bez písemného souhlasu firmy KV engineering spol. s r.o.			formát: 2 A4 měřítko: 1:10 000