


VYTYČOVACÍ SITUACE - M1:500

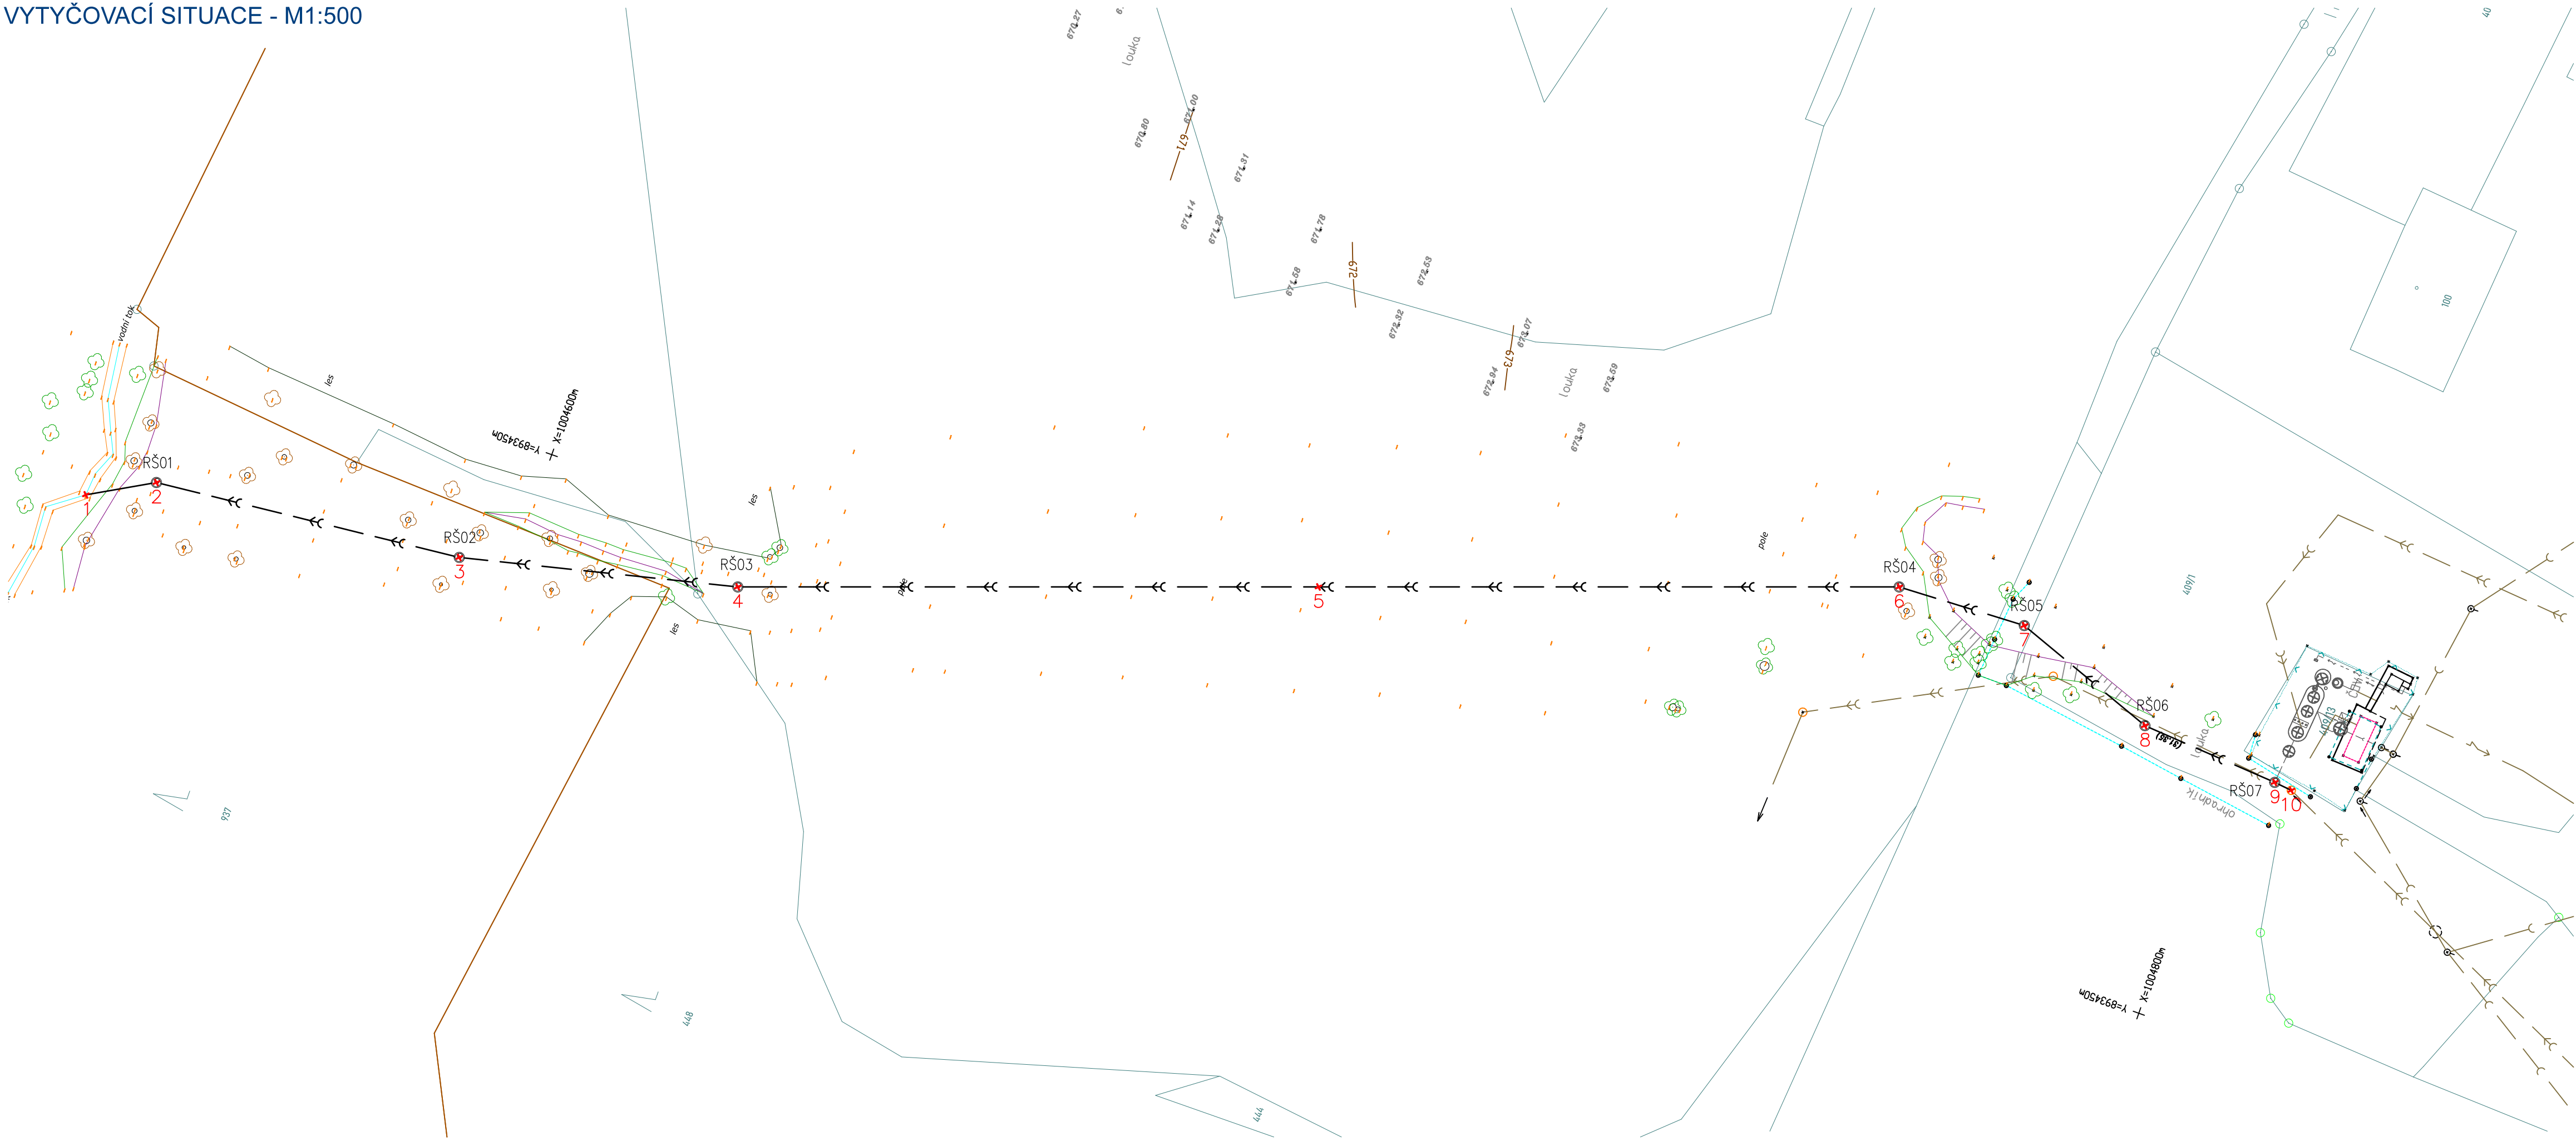

Tabulka vytyčovacích bodů			
Číslo bodu	Souřadnice X [m]	Souřadnice Y [m]	Popis bodu
1	-893472.89	-1004549.34	Výústění
2	-893468.72	-1004556.77	RŠ 01
3	-893465.17	-1004593.68	RŠ 02
4	-893457.49	-1004626.08	RŠ 03
5	-893434.57	-1004691.20	Trasa
6	-893411.66	-1004756.31	RŠ 04
7	-893411.05	-1004771.86	RŠ 05
8	-893417.51	-1004789.34	RŠ 06
9	-893418.75	-1004806.13	RŠ 07
10	-893418.99	-1004808.31	Přepojení

Souřadnicový systém S - JTSK, Výškový systém Bpv

REVIZE	označení: R01_2025-05-30	poznámka: ZMĚNA MÍSTA VYÚSTĚNÍ NAVRŽENÉ KANALIZACE
navrhl:	ING. MARTIN ONDŘÁČEK	odp.proj.: ING. MARTIN ONDŘÁČEK
kraj:	KARLOVARSKÝ	stavební úřad: CHEB
obec:	AŠ - HORNÍ PASEKY	stupeň: DSJ
datum:	02.2025	zakázka číslo: 241004
investor:	MĚSTO AŠ, KAMENNÁ 52, 352 01 AŠ	
místo stavby:	K.Ú. HORNÍ PASEKY	
Název projektu:	AŠ - HORNÍ PASEKY ODTOK Z ČISTÍRNY ODPADNÍCH VOD	
část:	C SITUAČNÍ VÝKRESY	
příloha:	VYTYČOVACÍ SITUAČNÍ VÝKRES	
Výkres je duševním majetkem firmy KV engineering spol. s r.o., nesmí být použit a kopírován třetí osobou, ji předán či jinak s ním nakládáno bez písemného souhlasu firmy KV engineering spol. s r.o.		

KV ENGINEERING s.r.o.
Závodu míru 584/7, 360 17 Karlovy Vary
Tel.: 353 447 911, info@kveng.cz
www.kveng.cz

číslo přílohy: C.4
formát: 4 A4
měřítko: 1:500