


SITUACE ČOV - M1:50

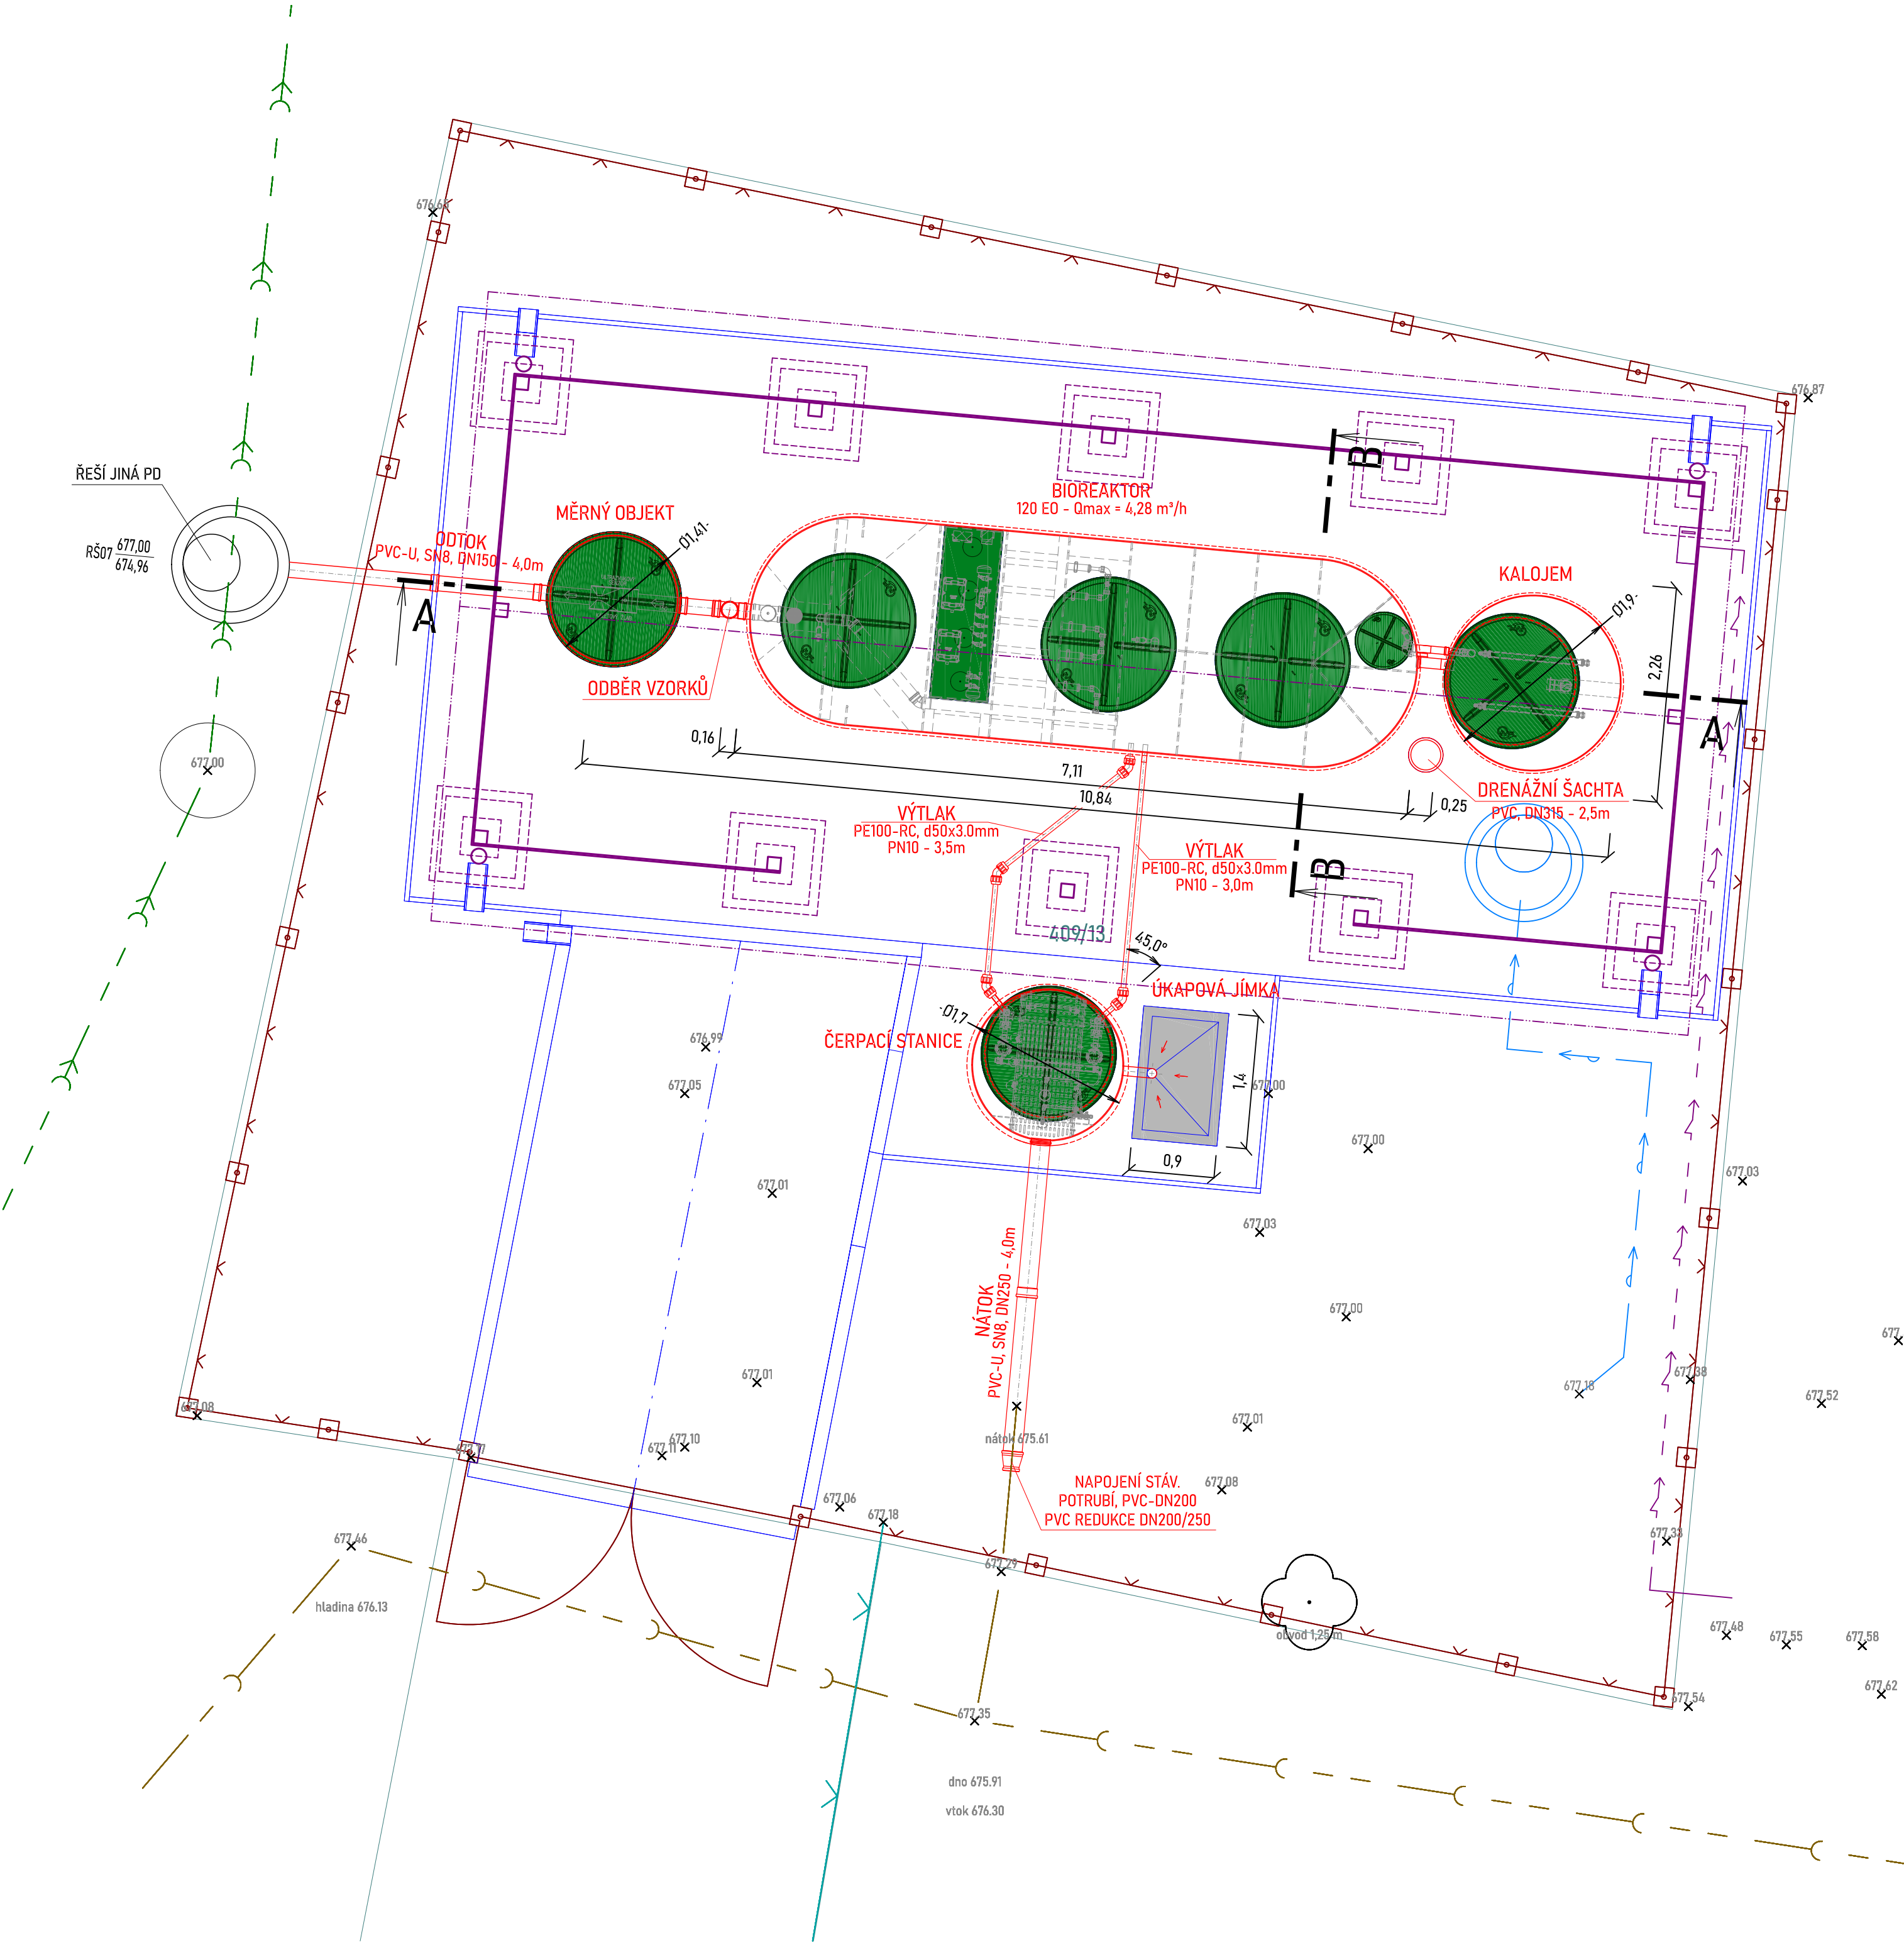

LEGENDA STÁVAJÍCÍCH SÍTÍ

- KANALIZACE
- KANALIZACE - splašková
 - KANALIZACE - dešťová

LEGENDA - NÁVRH
NOVÉ SÍTĚ

- VODOVDNÍ PŘÍPOJKA
- ELKTRO PŘÍPOJKA NN

NOVÉ POVRCHY

- KOMUNIKACE - OBRUBY

NOVÉ OBJEKTY

- OPLOCENÍ
- OBJEKTY ČOV



Souřadnicový systém S - JTSK, Výškový systém Bpv			
REVIZE	označení: -	poznámka: -	
navrhl:	ING. MARTIN ONDŘÁČEK	odp.proj.:	ING. MARTIN ONDŘÁČEK
kraj:	KARLOVARSKÝ	stavební úřad:	CHEB
obec:	AŠ - HORNÍ PASEKY	stupeň:	DSJ
datum:	02.2024	zakázka číslo:	230602
investor:	MĚSTO AŠ, KAMENNÁ 52, 352 01 AŠ		
místo stavby:	K.Ú. HORNÍ PASEKY		
Název projektu:			
AŠ - HORNÍ PASEKY ČISTÍRNA ODPADNÍCH VOD			
SO(PS):	SO 01 - ČISTÍRNA ODPADNÍCH VOD		
část:	D DOKUMENTACE OBJEKTŮ A TECHNICKÝCH A TECHNOLOGICKÝCH ZAŘÍZENÍ		
příloha:	SITUACE ČOV		
Výkres je duševním majetkem firmy KV engineering spol. s r.o., nesmí být použit a kopírován třetí osobou, jí předán či jinak s ním nakládáno bez písemného souhlasu firmy KV engineering spol. s r.o.			číslo přílohy: D.1.2
			formát: 15 A4 měřítko: 1:50